 

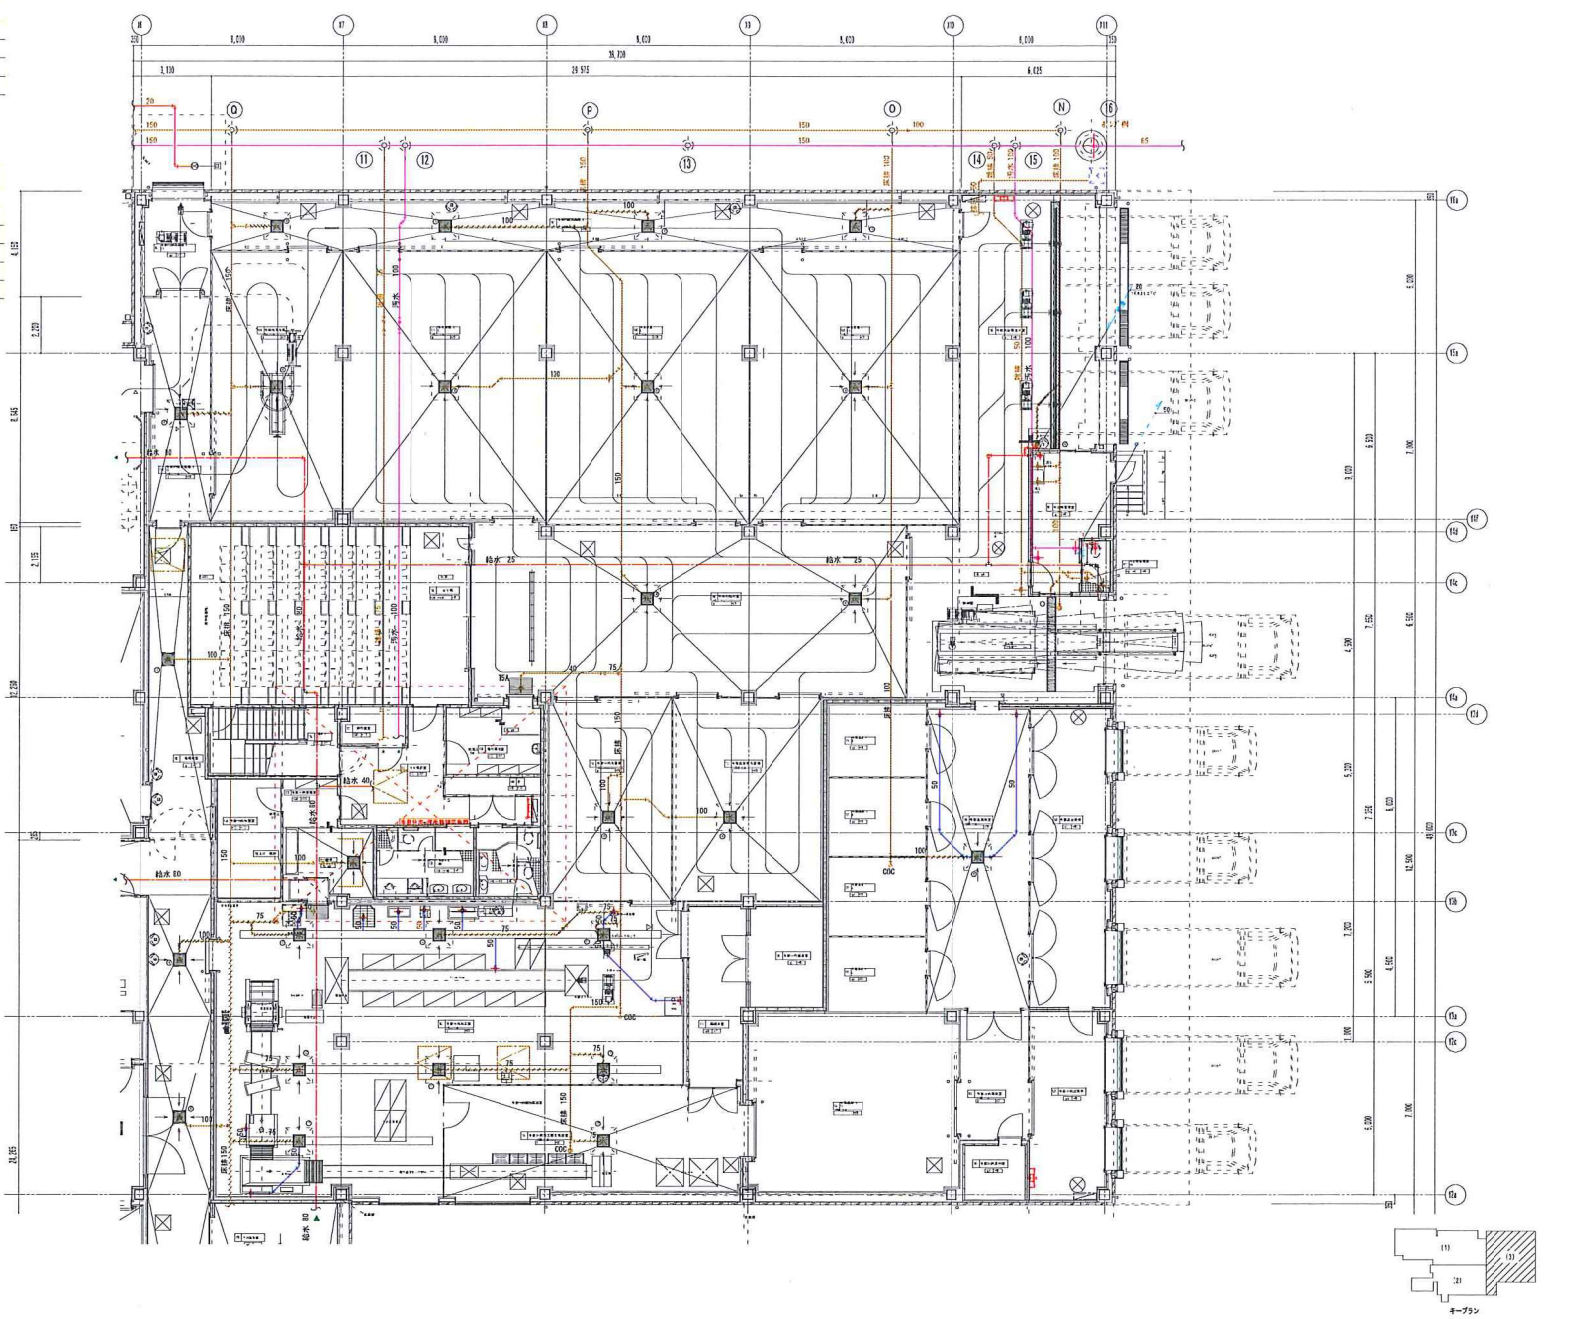


主産系リスト						
記号	種類	寸法	地盤高	流出口底	蓋	備考
⑩	小口径	φ100-200φ	±0	830	防凍蓋 (T-2.5), 内蓋200φ	
⑪	小口径	φ150-200φ	±0	920	防凍蓋 (T-2.5), 内蓋200φ	
⑫	小口径	φ150-200φ	±0	1070	防凍蓋 (T-2.5), 内蓋200φ	
⑬	小口径	φ150-200φ	±0	1220	防凍蓋 (T-2.5), 内蓋200φ	

※設計G.L.=±0

汚水系リスト						
記号	種類	寸法	地盤高	流出口底	蓋	備考
⑭	小口径	φ150-200φ	±0	1340	防凍蓋 (T-2.5), 内蓋200φ	トラップ
⑮	小口径	φ150-200φ	±0	1370	防凍蓋 (T-2.5), 内蓋200φ	
⑯	小口径	φ150-200φ	±0	1510	防凍蓋 (T-2.5), 内蓋200φ	
⑰	小口径	φ150-200φ	±0	1660	防凍蓋 (T-2.5), 内蓋200φ	トラップ
⑱	小口径	φ150-200φ	±0	1700	防凍蓋 (T-2.5), 内蓋200φ	
⑲	SC-4	900φ	±0	2400	MHD 600φ	ポンプピット

※設計G.L.=±0

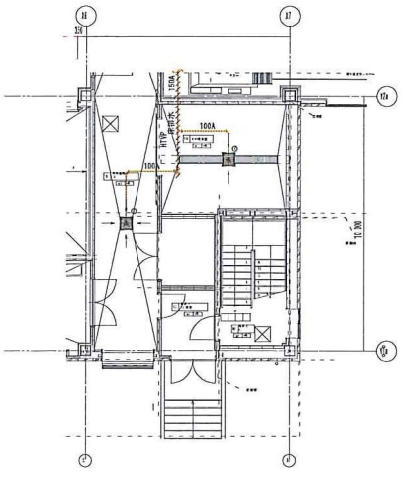

一級建築士 原利 徹 事務所 〒100-0001 東京都千代田区千代田1-1-1			滋賀食肉センター施設整備工事	排水配管 1階平面図 (3)	4050 給排水衛生設備
縮尺 1/100					